

国土交通大臣認定番号：

PS060FL-0328：床（RC・ALC）


PS060FL-0351：床（RC・ALC）

（一財）日本消防設備安全センター評定

KK19-137号：床（共住）（RC・ALC）

RK19-038号：床（令8）（RC）

RK19-039号：床（令8）（RC）

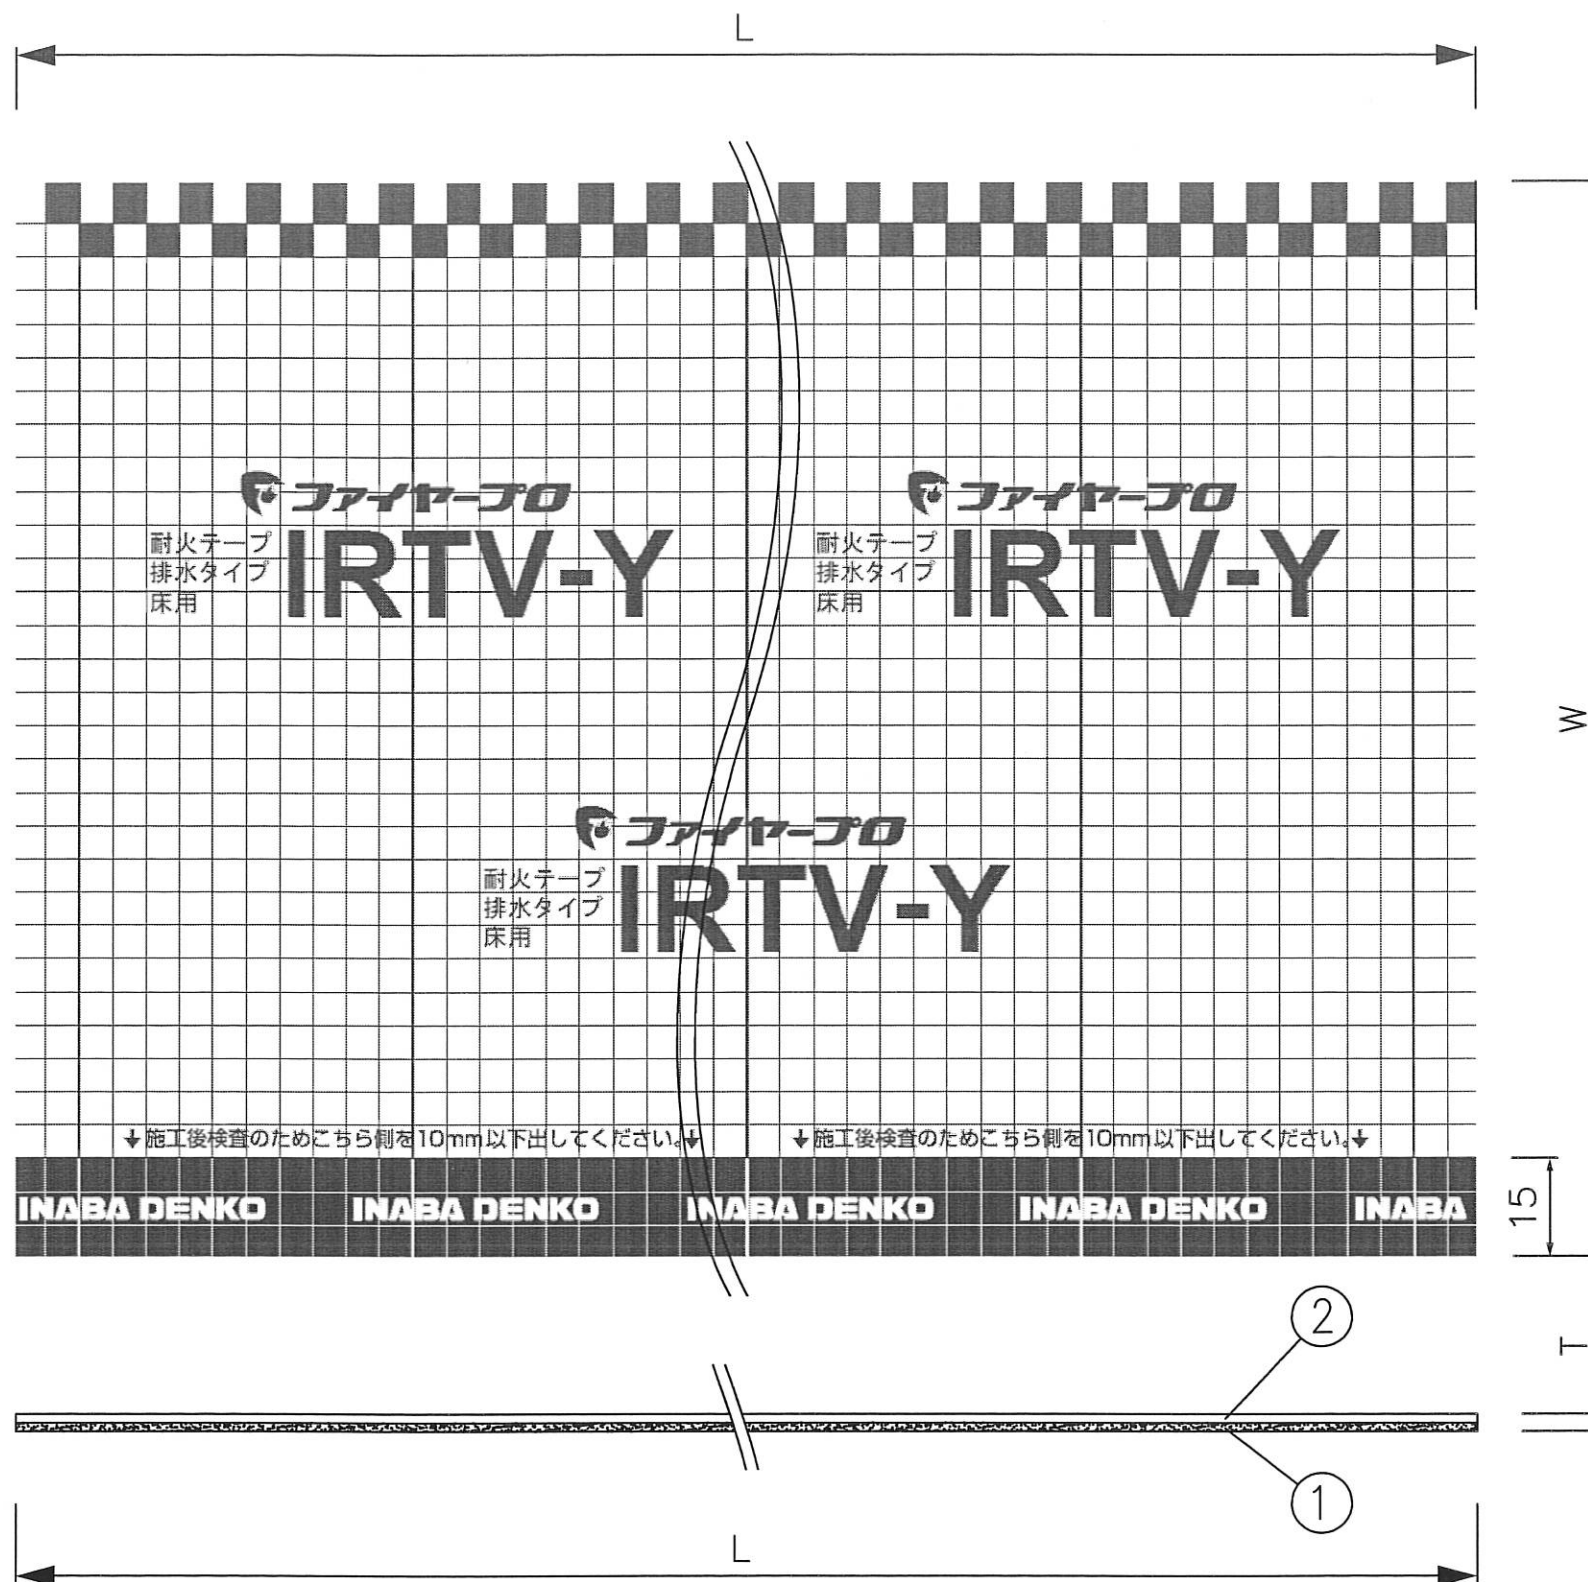

| 型番 | W | L | T |
|--------|-----|-------|-----|
| IRTV-Y | 160 | 1,500 | 2.0 |

| 番号 NO. | 部品名 PART'S NAME | 材質 MATERIALS | 色調 COLOR | 数量 QUANTITY | 備考 REMARKS | 設計 DESIGNED | 製図 DRAWN | 検図 CHECKED | 承認 APPROVED | 品名 NAME | 図番 DRAWING NO. |
|-----------|--------------------|-----------------|-------------|----------------|---------------|----------------|-------------|------------------------------|----------------|--------------------|--------------------|
| ② | アルミテープ | アルミ（補強線入り） | シルバー | 1 | _____ | 古賀 | 仲岡 | 古賀 | 徳永 | 耐火テープ排水タイプ IRTV | P-0707-IRTVY-002-1 |
| ① | 耐熱シート材 | 熱膨張性ブチル | ブラック | 1 | _____ | 07.07.02 | 19.11.05 | 19.11.05 | 19.11.05 | | |
| | | | | | | 尺度 SCALE | Free | 第三角法 3RD ANGLE PROJECTION | | | |



INABA DENKO

因幡電機産業株式会社
INABA DENKI SANGYO CO.,LTD.

生産統括部
MANUFACTURING DIVISION

設計
DESIGNED
古賀
07.07.02

製図
DRAWN
仲岡
19.11.05

検図
CHECKED
古賀
19.11.05

承認
APPROVED
徳永
19.11.05

品名
NAME

耐火テープ排水タイプ

IRTV

図番
DRAWING NO.

P-0707-IRTVY-002-1